


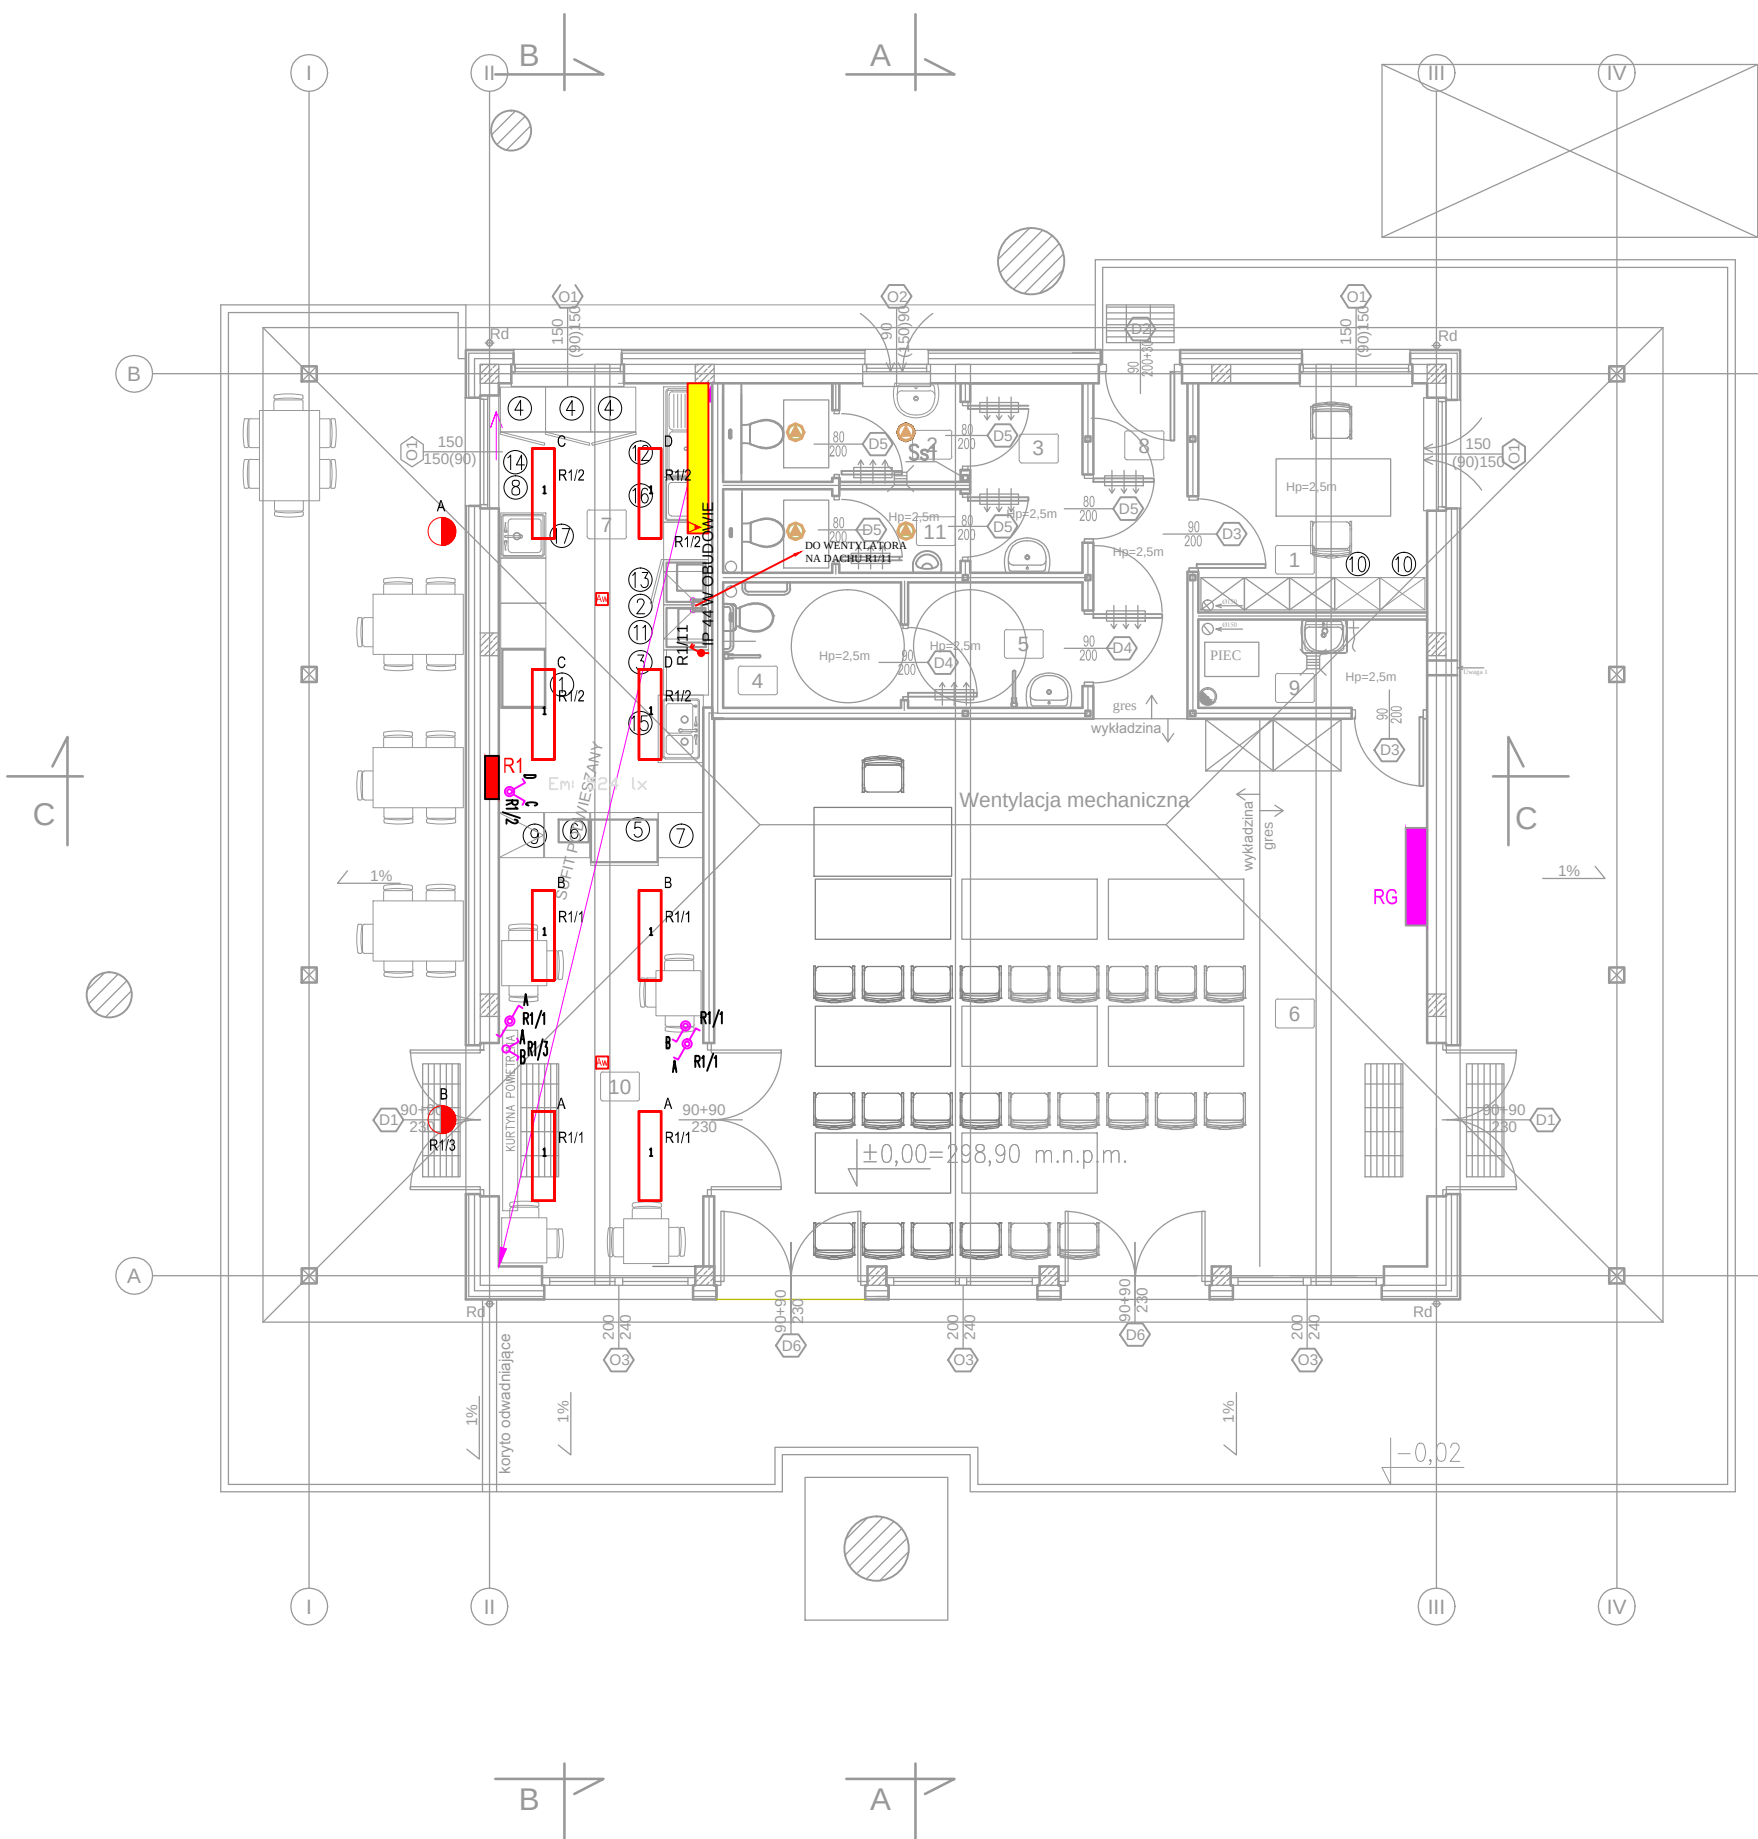

Nr	funkcja	posadzka	powierzchnia
1	biuro	wykładzina	9,10
2	WC dla pracowników	gres	3,74
3	przedsionek	gres	3,63
4	WC kobiet i dla		
5	niepełnosprawnych	gres	3,78
6	przedsionek	gres	3,71
7	sala	gres/wykładzina	68,19
8	zaplecze	gres	17,28
9	komunikacja	gres	5,41
10	pom.techniczne	gres	3,45
11	sala konsumpcyjna	gres	15,16
11	WC męskie	gres	3,15
Razem			136,60m²

LEGENDA:

- ① ekspres do kawy
② toster + kuchenka mikrofalowa
③ zmywarka podblatowa z opcją wyparzania, 60x60cm
④ szafa chłodnicza
⑤ witryna espozycyjna chłodnicza
⑥ kasa fiskalna
⑦ zwrot naczyń
⑧ wydawanie zamówień– okno przesuwne zewnętrzne
⑨ lada podnoszona
⑩ szafa na odzież personelu
⑪ okap z wymuszonym obiegiem powietrza
⑫ zlew do mycia sprzętów, z ociekaczem
⑬ lodówka podblatowa do przechowywania próbek
⑭ blat podawczy
⑮ zlew dwukomorowy
⑯ zlew do mycia warzyw
⑰ umywalka

OPRAWY

—	LED 1195x134 PAR 4000K 27.0 W
■	PANEL LED PODMEBLOWY Z WYŁĄCZNIKIEM
●	PLAFONIERA LED 16W IP 54
▲	BARI ECD LED 235 22W 3000K PX1487015 (22.0 W) z czujnikiem obecności ŁĄCZYĆ DO ISTNIEJĄCEJ INSTALACJI OŚWIETLENIA

OZNACZENIA

- ŁĄCZNIK ŚWIECZNIKOWY IP 20
— ŁĄCZNIK MONOSTABILNY IP 20
— ŁĄCZNIK SCHODOWY IP 20
— ŁĄCZNIK DWUBIEGUNDOWY IP 44 W OBUŁUDOWIE

- szafki i blaty istniejące bez zmian
— szafki i blaty nowoprojektowane
— urządzenia podblatowe
— urządzenia nabladowe

PROJEKTOWANIE I DORADZTWO TECHNICZNE Izabela Sehn-Wójcik, Dzierżoniów, ul. Rynek 34/1, tel. 74-831-01-77	DECORO	NR RYS.
TEMAT:PROJEKT PRZEBUDOWY I ZMIANY SPOSOBU UŻYTKOWANIA CZĘŚCI POMIESZCZEN ISTNIEJĄCEGO BUDYNKU CENTRUM INFORMACYJNO-EDUKACYJNEGO NA TERENIE PARKU MIEJSKIEGO NA LOKAL MAŁEJ GASTRONOMI		2E
obiekt: CENTRUM INFORMACYJNO-EDUKACYJNE adres : BIELAWA rejon ul.Woj.Polskiego, dz.nr 3, 4/2 inwestor: GMINA BIELAWA– Ośrodek Sportu i Rekreacji w Bielawie adres: 58-260 BIELAWA, UL. PLAC WOLNOŚCI 1		SKALA: 1:100

RYSUNEK :

RZUT PARTERU - INSTALACJA OŚWIETLENIA

ZESPÓŁ PROJEKTOWY W SKŁADZIE						
	SPECJALNOŚĆ	IMIĘ I NAZWISKO	nr upraw.	nr ewiden.	data	podpis
PROJEKTANT	ELEKTR	Dariusz Ożóg	674/01/DUW	DOŚ/E/1927/01	25.07.2019	