

KOTŁOWNI RK

S301-B10	YDYzo 3 x 1.5 mm ²
S301-B16	YDYzo 3 x 2.5 mm ²
S301-B16	YDYzo 3 x 2.5 mm ²
S301-B16	YDYzo 3 x 2.5 mm ²

1. Oświetlenie pom. tech i kotłowni
2. Gniazda pom. tech i kotłowni
3. Panel sterujący
4. Piec gazowy
- 5.



Kocioł gazowy kondensacyjny Q=37kW
Logano plus GB212-40; BUDERUS
Podgrzewacz monowalentny c.w.u.; Logalux L200/2R
Obieg podgrzewu c.w.u. wykonąć wg schematu hydra

Przewód spalinowy Ø80mm

Istn. RG HA

grzewczyr

Nawiew - otwór niezamykany; zabezpieczony kratką o Ae
o wym. 25x20cm; spód na wys. min. 30cm nad posadzką
Istniejący otwór zamurować

11


к



TN-S

OCHRONA PRZED PORAŻENIEM PRĄDEM ELEKTRYCZNYM

1. Przed dotykkiem bezpośrednim - ochrona podstawowa
2. Przed dotykkiem pośrednim - samoczynne wyłączenie zasilania i wyłączniki różnicowoprądowe
3. Przed różnicą potencjałów - połączenia wyrównawcze

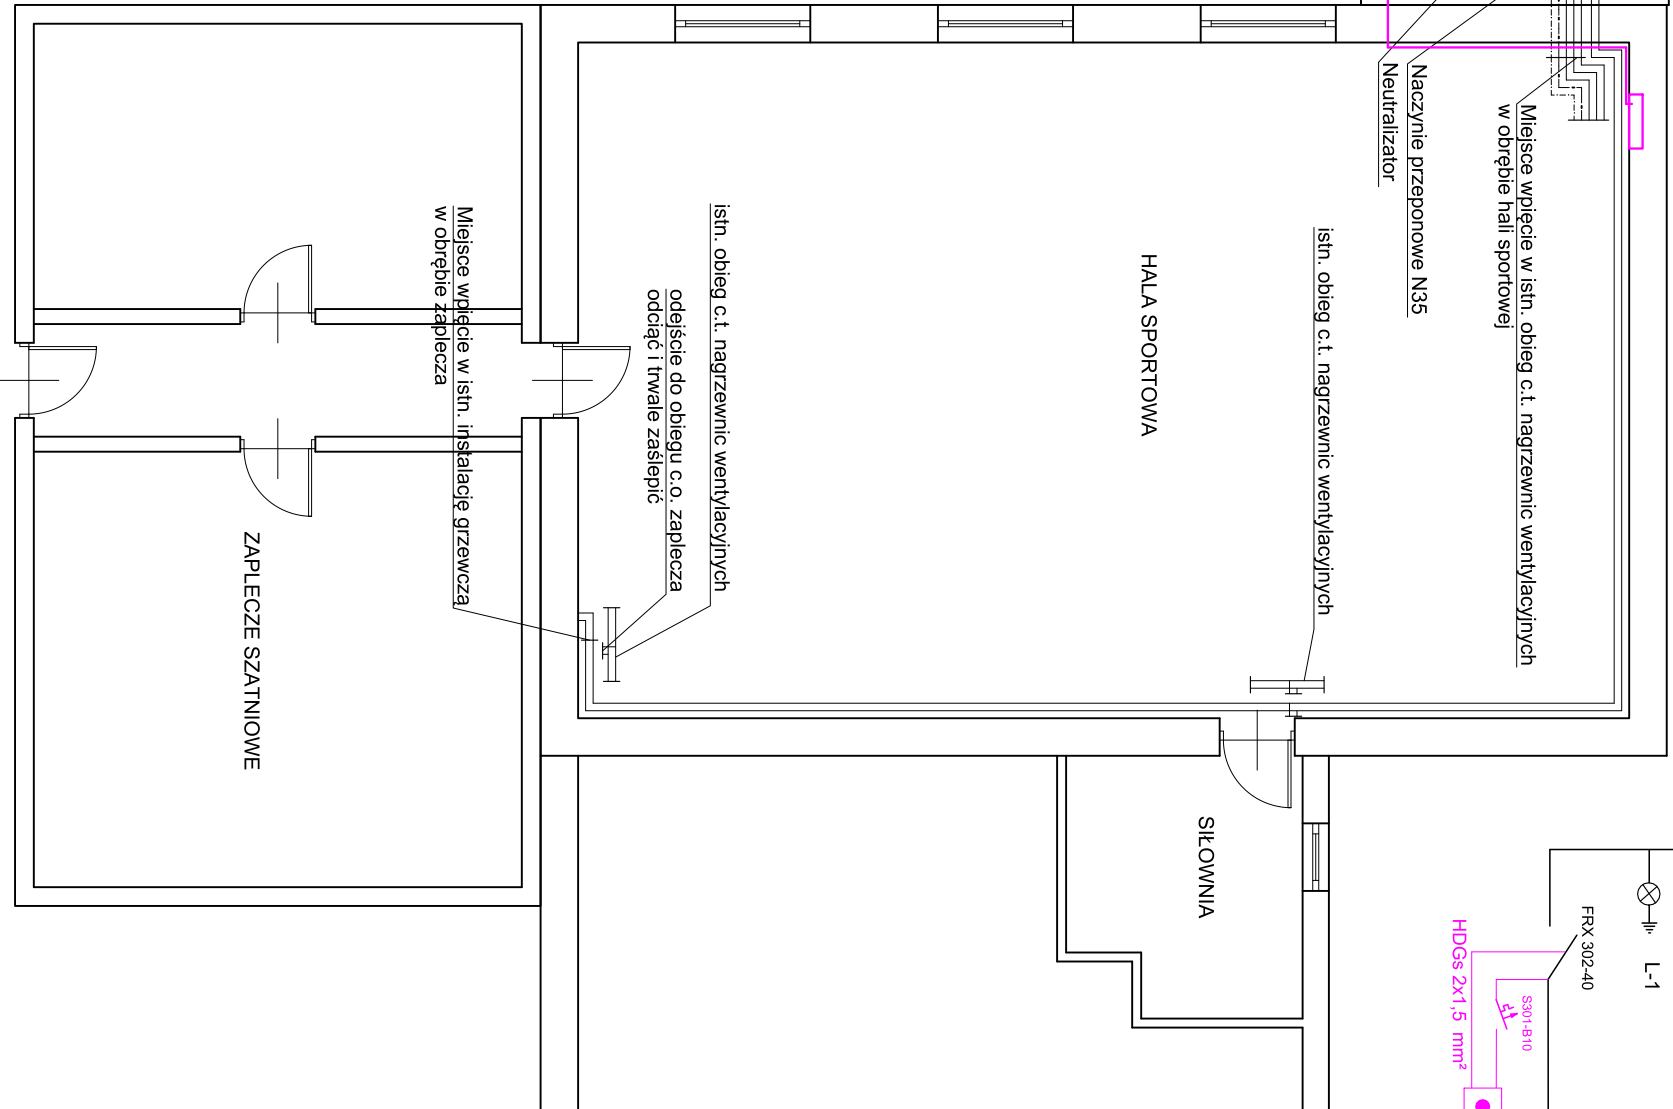

TEMAT:
PRZEBUDOWA KOTŁOWNI WĘGLOWEJ
NA GAZOWĄ - HALA SPORTOWA

SPECJALNOŚĆ

INSTALACYJNA W ZAKRESIE SIECI, INSTALACJI I URZĄDZE
ELEKTRYCZNYCH I ELEKTROENERGETYCZNYCH

STADIUM:

Projekt budowlany

ADRES:

ul. Ludwika Waryńskiego; 58-260 Bielaw
nr dz. 324/2 obr. Fabryczna

INVESTOR

OŚRODEK SPORTU I REKREACJI W BIELAWIE
ul. GROTA ROWECKIEGO 8; 58-260 BIELAWA

AB-PROJEKT

Andrzej Bobiński

ul. Górska 8a/
58-260 Bielawa

ZESPÓŁ PROJEKTOWY

PROJEKTANT INSTALACJI ELEKTRYCZNYCH

NR UPRAWNIENÍ: 267/DOŠ/05

TYTUŁ RYSUNKU:
RZUT PRZYZIEMIĄ

INSTALACJA ELEKTRYCZNA

NR RYSUNKI

DATA: 20.10.2020

SKALA:
1:100

Str. n